


S

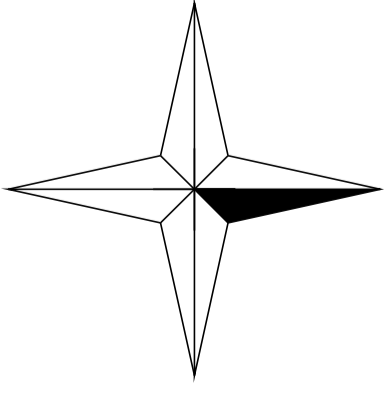



 
 


SPOLANA


SPOLANA


NERABUS

GARÁŽ PRO AUTOBUS

MYCÍ RAMPA

- LEGENDA:**
-  průjezdný profil
  -  rozvod vodíku
  -  požárně nebezpečný prostor
  -  vyzdívka z betonových bloků
  -  el.napíjecí rozvod
  -  hranice pozemku (oplocení)

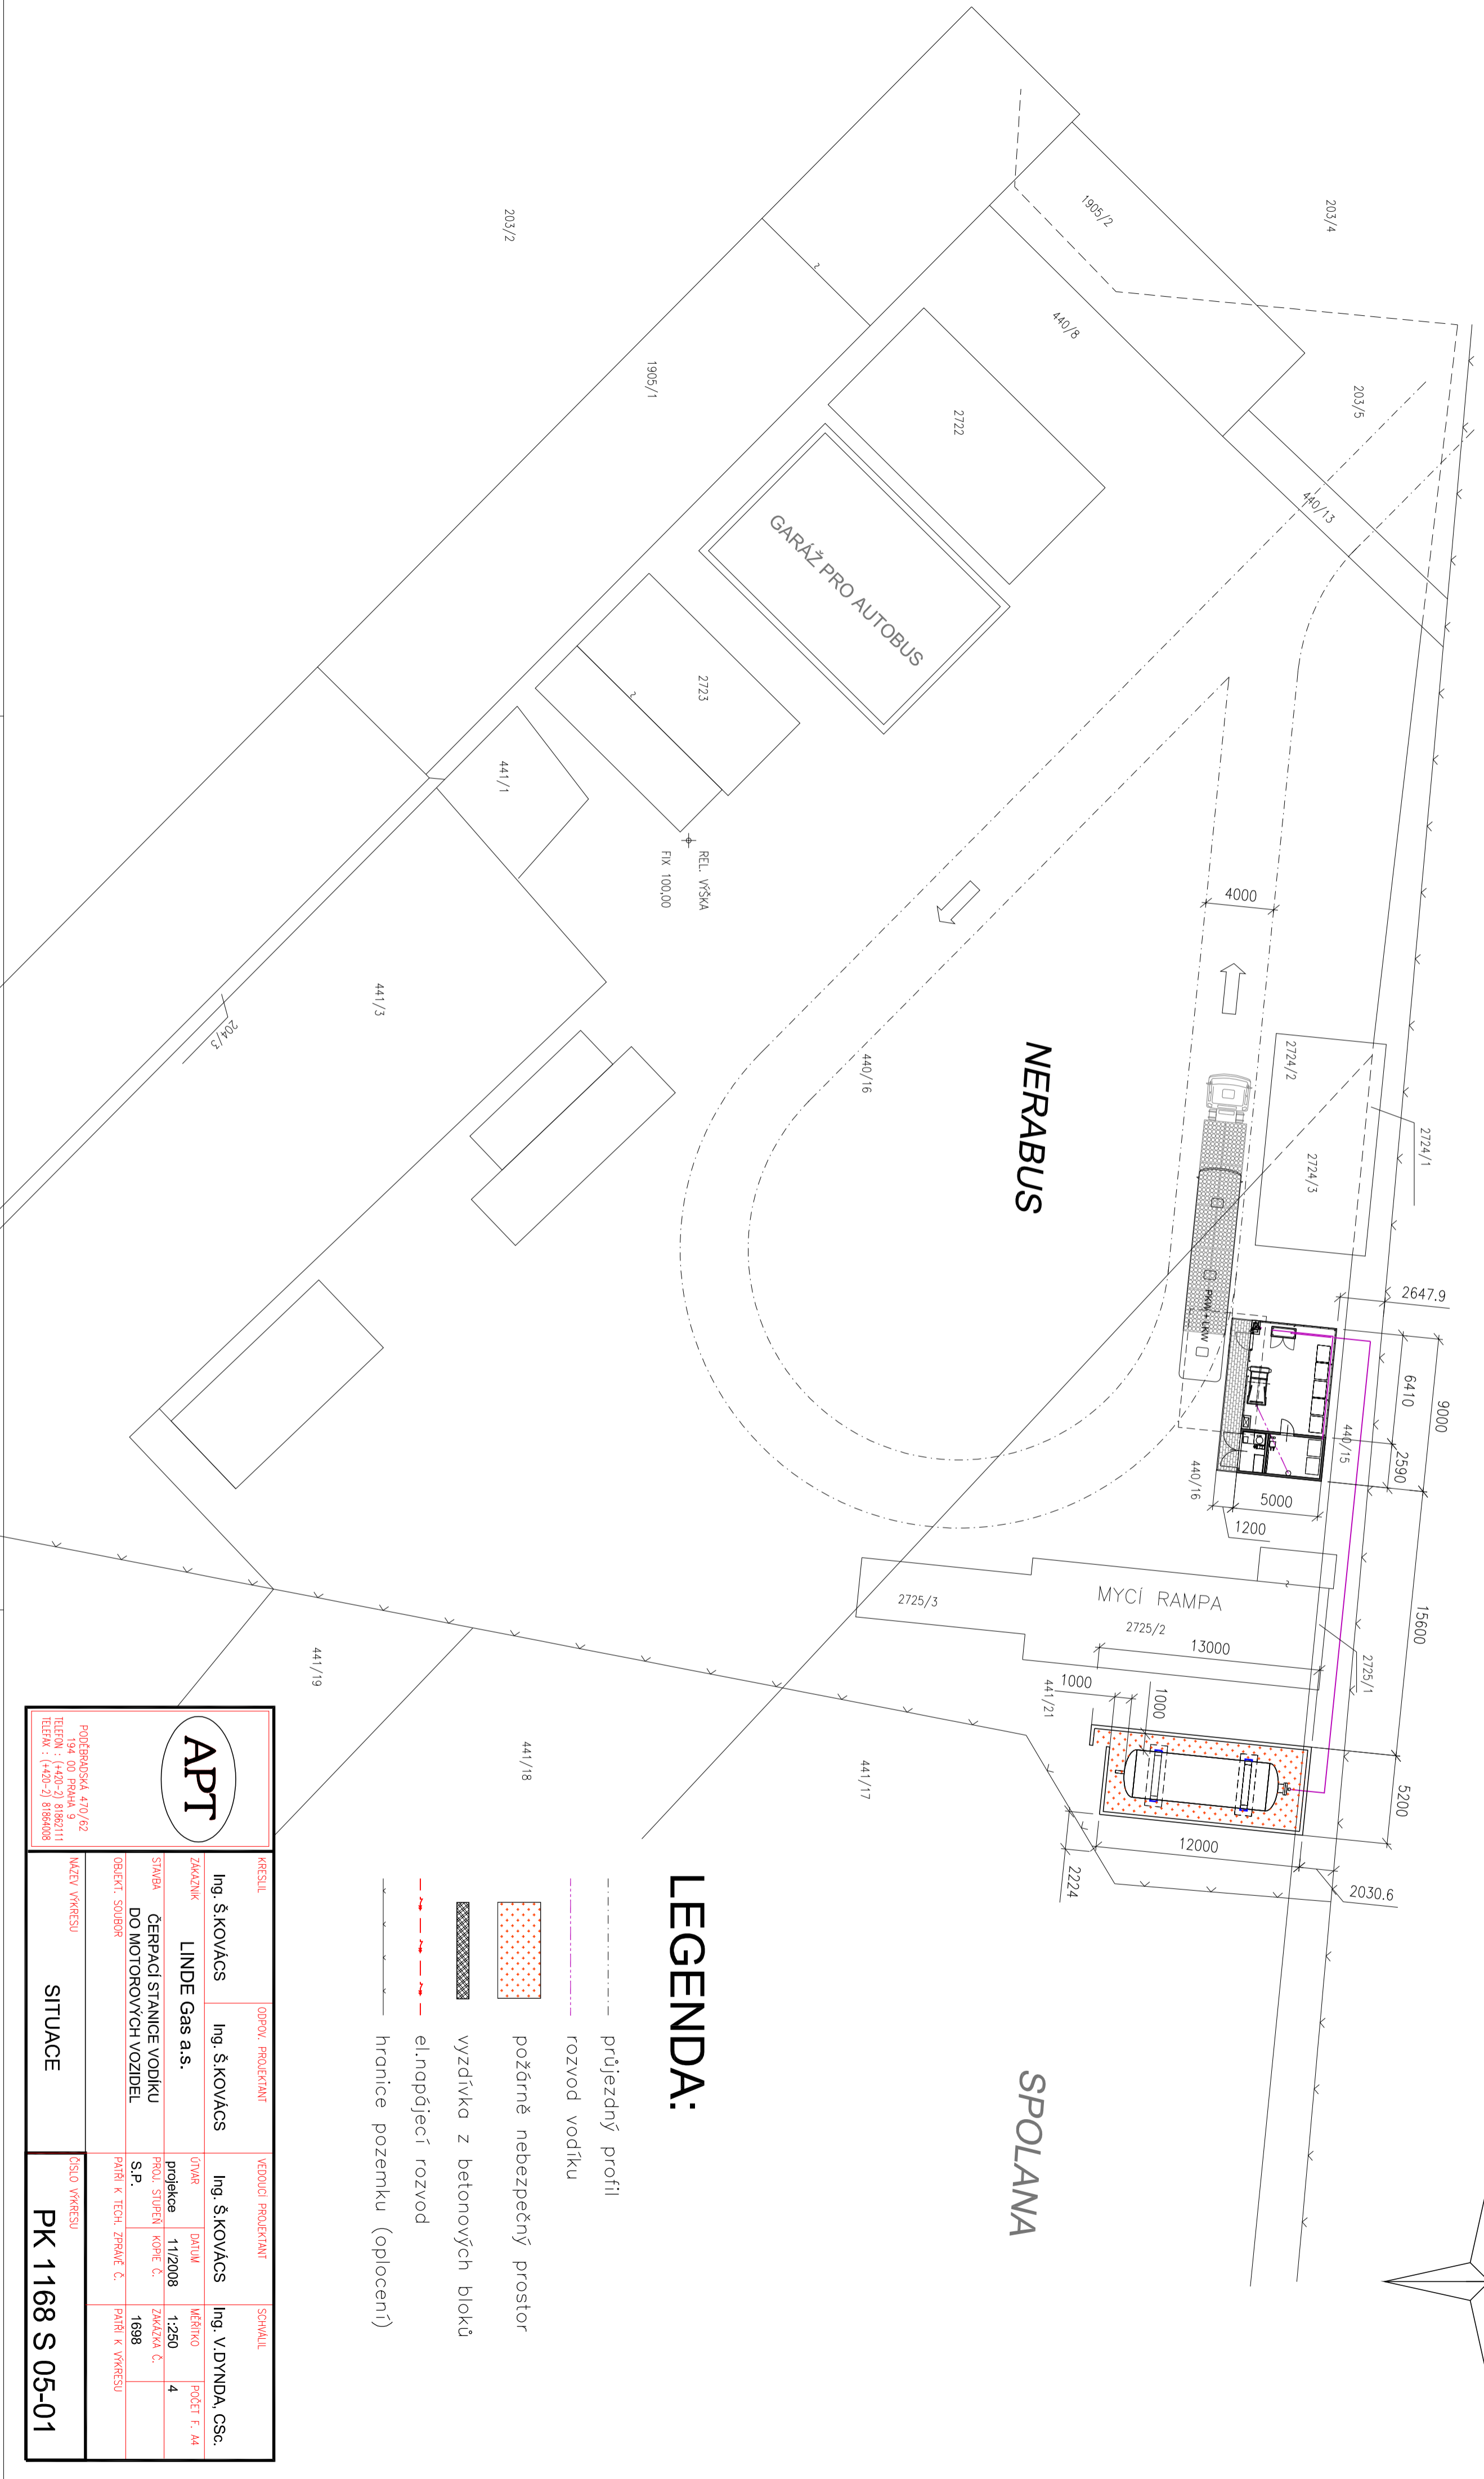

 <p>PODEBRADSKÁ 470/62 194 00 PRAHA 9 TELEFON : (+420-2) 81862111 TELEFAX : (+420-2) 81862008</p>		KRESLIL	ODPOV. PROJEKTANT	VEDOUČÍ PROJEKTANT	SCHVÁLIL
		Ing. Š.KOVÁCS	Ing. Š.KOVÁCS	Ing. Š.KOVÁCS	Ing. V.DYNDLA, CSc.
ZAKÁZNIK LINDE Gas a.s.		ÚTVAR projekce	DATUM 11/2008	MĚŘÍTKO 1:250	POČET F. 44
STAVBA ČERPAČÍ STANICE VODÍKU DO MOTOROVÝCH VOZIDEL		PROJ. SÚPĚN S.P.	KOPE. Č.	ZAKÁZKA Č.	1698
OBJEKT: SOUBOR		PÁŤI K TECH. ZPRÁVĚ Č.		PÁŤI K VÝKRESU	
NAZEV VÝKRESU		SITUACE		ČÍSLO VÝKRESU PK 1168 S 05-01	